


# MAPA SYT.-WYS. 1:1000

Mapa do celów projektowych

Woj. dolnośląskie  
Powiat Zgorzelec  
Gmina Węgliniec  
Obręb STARY WĘGLINIEC AM 2 dz.nr 138/1565  
Sekcja 451.141.161.

Mapa zgodna w treści naziemnej i podziemnej w zakresie opracowania. Granice wniesiono z danych ewidencji gruntów oraz z mapy ewidencji gruntów w skali 1:5000.

wyk. GEODETA UPRAWNIONY  
Roman Dominiak  
MGPIB Nr rej. 9537

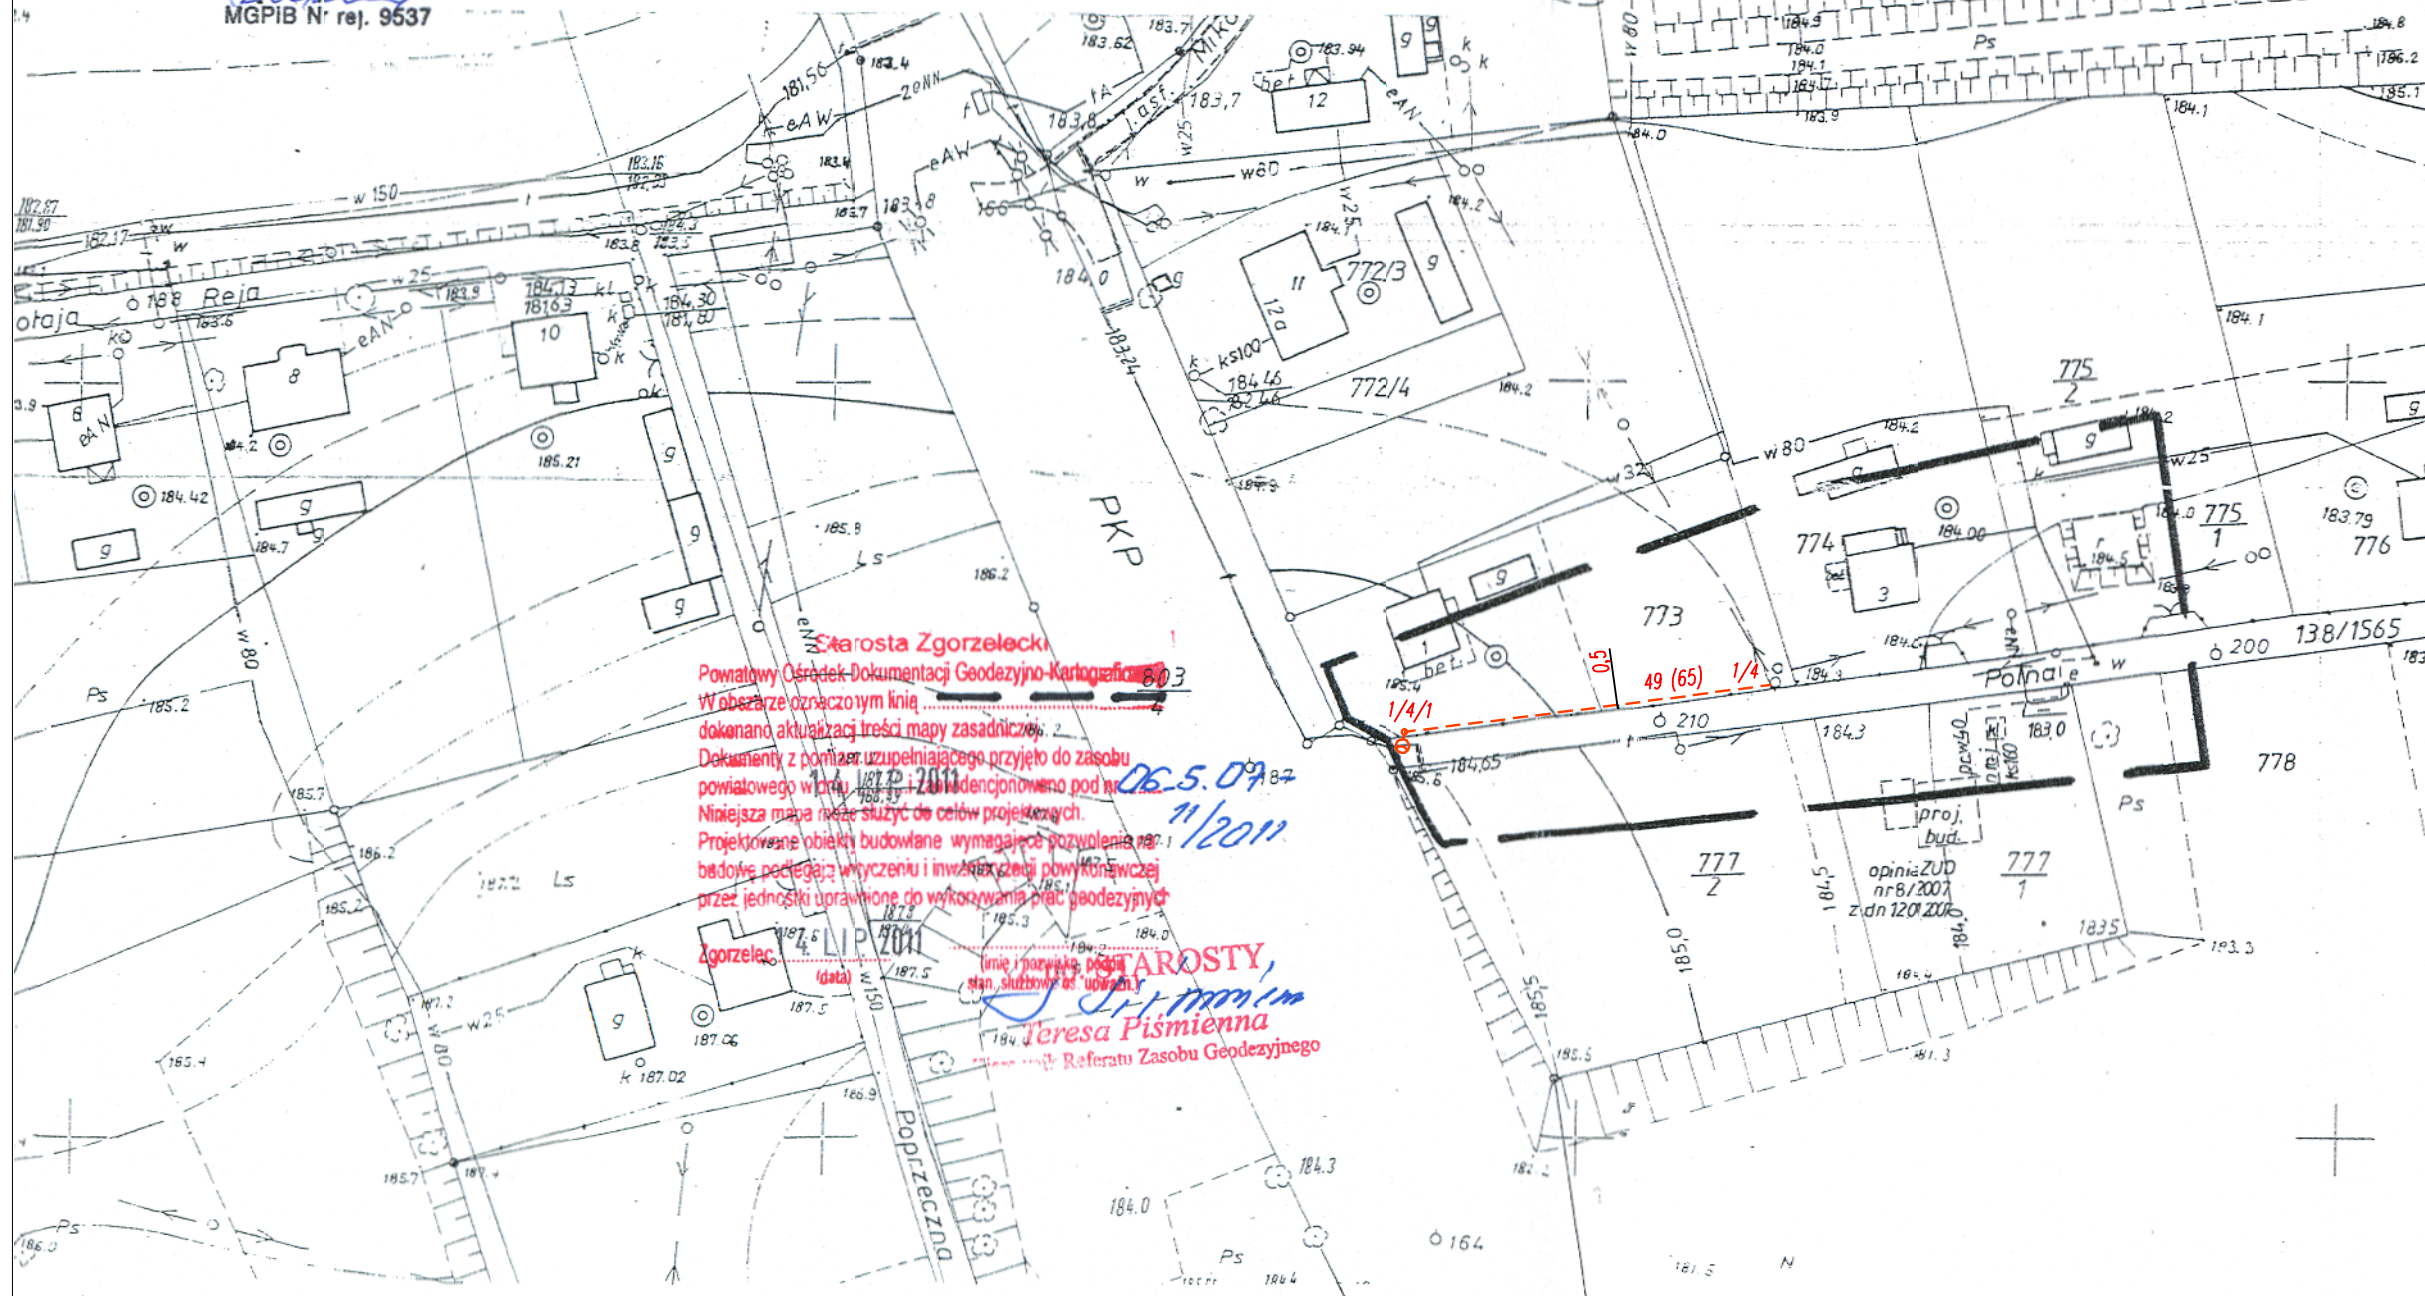

Starosta Zgorzelecki  
Powiatowy Ośrodek Dokumentacji Geodezyjno-Kartograficznej  
W obszarze oznaczonym linią...  
dokonano aktualizacji treści mapy zasadniczej.  
Dokumenty z pomiaru uzupełniającego przyjęto do zasobu powiatowego w dniu...  
Niniejsza mapa może służyć do celów projektowych.  
Projektowane obiekty budowlane wymagają pozwolenia na budowę polegającego na wytyczeniu i inwestycji powyższej przez jednostki uprawnione do wykonywania prac geodezyjnych Zgorzelec.  
Data: 06.05.09  
11/2011  
Starosta  
Jęresa Pismienna  
Referatu Zasobu Geodezyjnego

## OZNACZENIA



oprawa SGS103/70  
kabel YAKY 4x25mm<sup>2</sup> ; długość wykopu (długość kabla)

INWESTOR GMINA WĘGLINIEC ul. Sikorskiego 3, 59-940 WĘGLINIEC		JEDNOSTKA PROJEKTOWA: LICHT-PROJEKT Biuro Projektowania i Wdrożeń Energooszczędnych Systemów Oświetlenia Olga Grabska, Krzysztof Grabski ul. Zambrowska 3, 61-051 POZNAŃ			
Stadium Projekt Budowlany		Temat: Budowa oświetlenia ulic Pożarnej w Ruszowie, Polnej w Starym Węglińcu, Ogrodowej i Krótkiej w Węglińcu			
Objekt: Budowa oświetlenia ulicy Polnej w Starym Węglińcu					
Tytuł rysunku: Plan zagospodarowania terenu dz.773 i 138/1565					
Stanowisko	Imię i nazwisko	Specjalność i numer uprawnień	Podpis	Nr umowy	Data
Projektant	mgr inż. Renata Kurka	instalacyjno inżynierska w zakresie instal. elektrycznych 148/84/Pw WKP/IE/2667/01		102/2011	08.2011
Sprawdzający	mgr inż. Krzysztof Grabski	instalacyjno inżynierska w zakresie instal. elektrycznych 15/84/Pw WKP/IE/1285/01		Skala 1:1000	Numer rysunku 1